


A側 立面図 S:1/60

B側 立面図 S:1/60

C側 立面図 S:1/60

D側 立面図 S:1/60

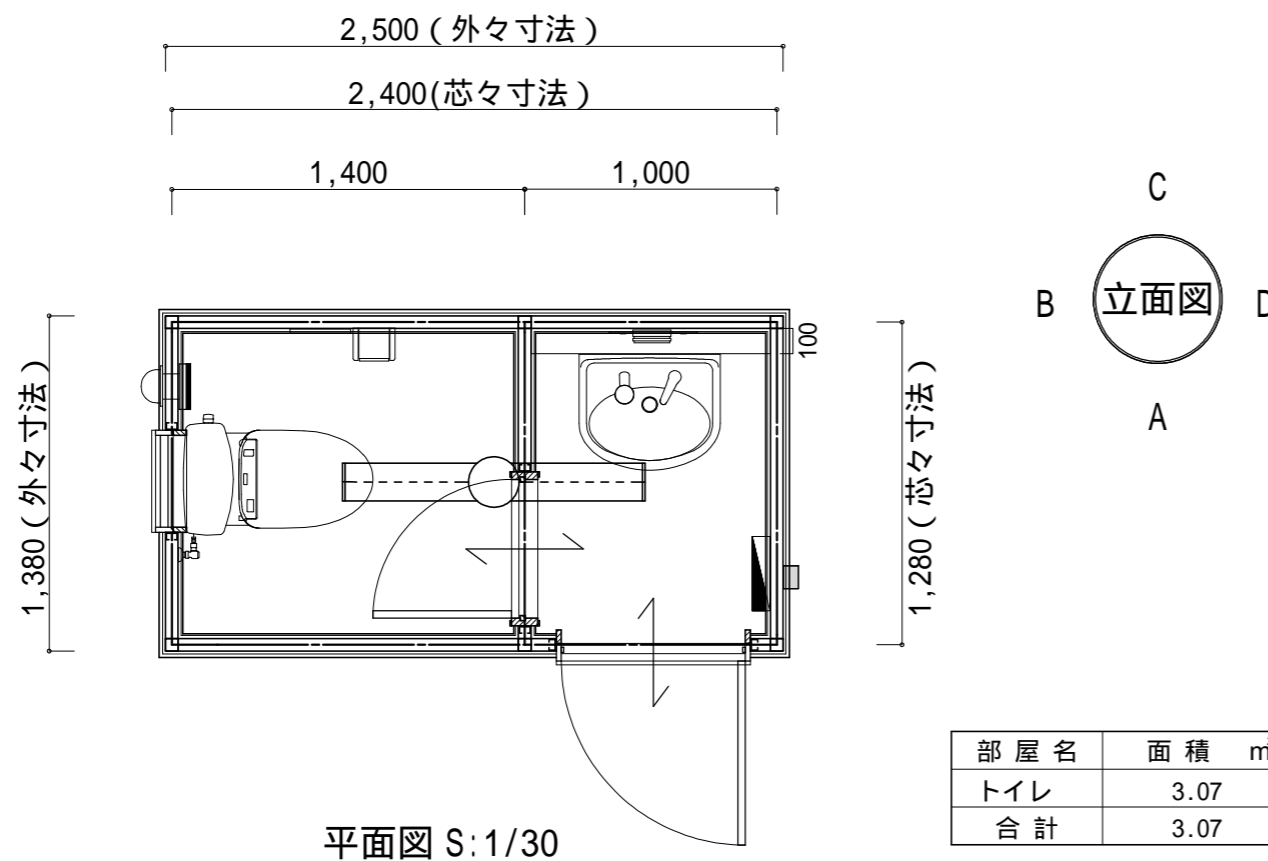


部屋名	面積	m ² (帖)
トイレ	3.07	(1.9)
合計	3.07	(1.9)

屋外トイレユニット AQREST Rシリーズ R-20【仕上表】

躯体	軽量形銅溶接枠構造 錆び止め塗装仕上 (見掛けOP塗装仕上げ)
屋根	大波カラーーフ ガルバリウム鋼板 芯材:高断熱材 ウレタン変性イソシアヌレートフォーム t=30
雨樋	樋なし
破風	C形鋼 150×50×20×3.2 (OP塗装仕上)
外壁	窯業系サイディング t=14.0
金属建具	アルミ製ドア 73020 硝子 / アルミパネル 網入型硝子 t=6.8mm DC・ガラリ付 アルミサッシ窓 引違い106003(網戸付き)又はジャロジー03605×1ヶ所 網入型硝子 t=6.8mm
天井	アクリル樹脂系塗料珪酸カルシウム板 t=6.0 石膏ボード t=12.5下地
内壁	アクリル樹脂系塗料珪酸カルシウム板 t=6.0 石膏ボード t=12.5下地
トイレベース	ポリエステル樹脂化粧合板パネル t=40.0mm
床	FRP防水塗膜仕上 合板t=12.0二重張り下地
電気設備	人感センサー 照明器具LED(32W相当) LEDブラケット(20W相当) ×各1ヶ所 分電盤 バイブファン 100 コンセント
衛生設備	洋便器・ウォシュレット(温水便座)CS230B / SH230BA / TCF6521AKJ(リモコン付) 手洗器 L250DM / 自動水栓TEN40A・TS126AR (壁排水トラップ) 化粧鏡 YM3580AC 紙巻器 YH51R 擬音装置 YES400DR 排水配管設備 VP 75 給水配管設備 H1VP 13 ピクトプレート 男女共用 1枚 衛生機器色 TOTO【標準色:ホワイトNW1】

工事名 **【AQREST Series R-20】**

 **昭和ハウス工業株式会社**
showahouse

本社事業所 さいたまテクニカルセンター.
東京都江戸川区興宮町19-2 〒345-0025 埼玉県北葛飾郡杉戸町清地3-15-1
TEL 03-5607-4111 FAX 03-5607-4115 TEL 0480-37-4661 FAX 0480-37-4660

管理者	設計者	担当者	図面名	図面NO
日付	日付	日付	立面図・平面図・仕上表	1
			縮尺 1/30,60	